


PLANTA BAIXA - PROJETO DE PROTEÇÃO CONTRA INCÊNDIO E PÂNICO
ESCALA 1:50

TABELA - Sinalização Padrão					
COD.	SÍMBOLO	SIGNIFICADO	FORMA E COR	APLICAÇÃO	QUANT.
E5		Extintor de Incêndio	Símbolo: quadrado Fundo: vermelho Pictograma: fotoluminescente	Indicação de localização dos extintores de incêndio	03
S12		Saída de emergência	Símbolo: retangular Fundo: verde Pictograma: fotoluminescente	Indicação de saída de emergência afixada acima da porta indicando seu acesso	02
S2		Saída de emergência	Símbolo: retangular Fundo: verde Pictograma: fotoluminescente	Indicação de sentido de uma saída de emergência	13
P1		Sinalização de proibição	Símbolo: circular Fundo: branco Pictograma: preto Faixa circular e barra diagonal: vermelho	Proibido fumar	04
A5		Sinalização de alerta	Símbolo: triangular Fundo: amarelo Pictograma: preto Faixa triangular: preta	Próximo a locais onde houver presença de risco de choque elétrico	01


QUADRO DE ÁREAS PARA CONSIDERAÇÕES DE CÁLCULOS	
SETOR/AMBIENTE	ÁREAS
CONSTRUÇÃO (AMPLIAÇÃO)	111,02 m ²
COPA	6,93 m ²
MEDICAMENTOS VENCIDOS	9,45 m ²
MEDICAMENTOS CONTROLADOS	9,45 m ²
TERMOLÁBEIS	9,45 m ²
ALMOXARIFADO	66,50 m ²
RECEPÇÃO	11,79 m ²
HALL	8,49 m ²
ADMINISTRAÇÃO	6,16 m ²
DML	2,475 m ²
A.R.S	2,47 m ²
W.C UNISSEX (Sendo 2)	2,85 m ²
TOTAL	156,20 m ²


LEGENDA

SÍMBOLO	DESCRIÇÃO	QUANT.
	EXTINTOR PORTÁTIL CARGA DE PÓ TIPO ABC CAP.: 2-A:20-B:C	03
	ILUMINAÇÃO DE EMERGÊNCIA - TIPO BALIZAMENTO	04
	ILUMINAÇÃO DE EMERGÊNCIA - TIPO ACLARAMENTO	11

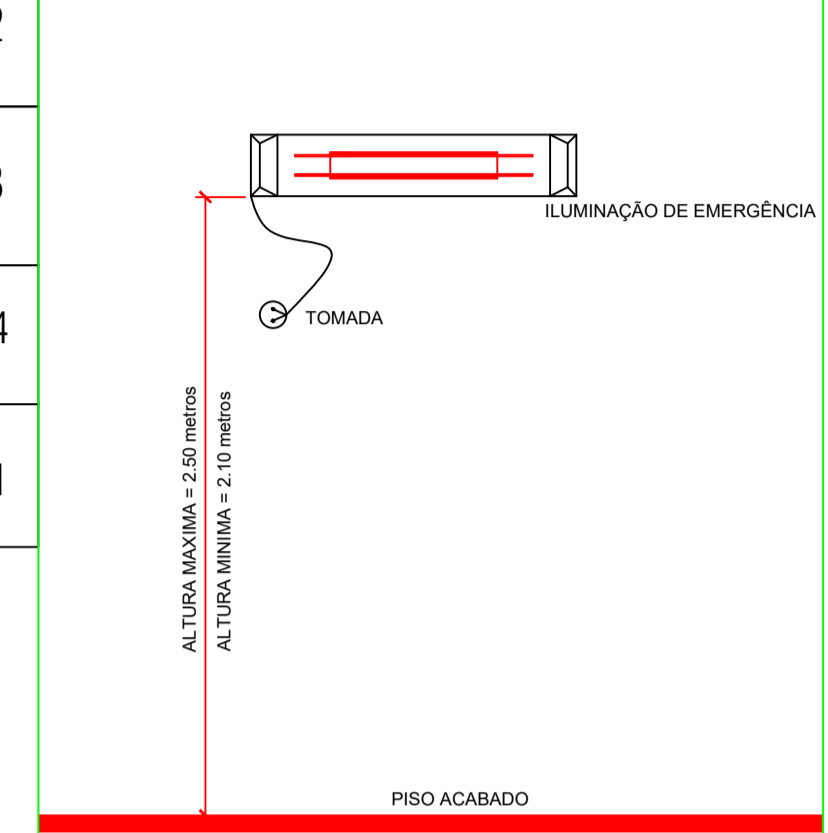


- DETALHE - ILUMINAÇÃO DE EMERGÊNCIA**
- POTÊNCIA MÍNIMA 16 w COM RECARGA AUTOMÁTICA NA FONTE DE ENERGIA
 - AUTONOMIA 2.00 hs
 - LOCALIZAÇÃO: NAS ROTAS DE FUGA
 - AS LUMINARIAS DEVEM SER CONSTITUÍDAS DE MATERIAIS QUE RESISTEM A 70° C POR PELO MENOS 1.00 h SEGUIDA
 - NÃO UTILIZAR OS ELETRODUTOS DOS CONDUTORES DA ILUMINAÇÃO DE EMERGÊNCIA PARA OUTROS FINS.

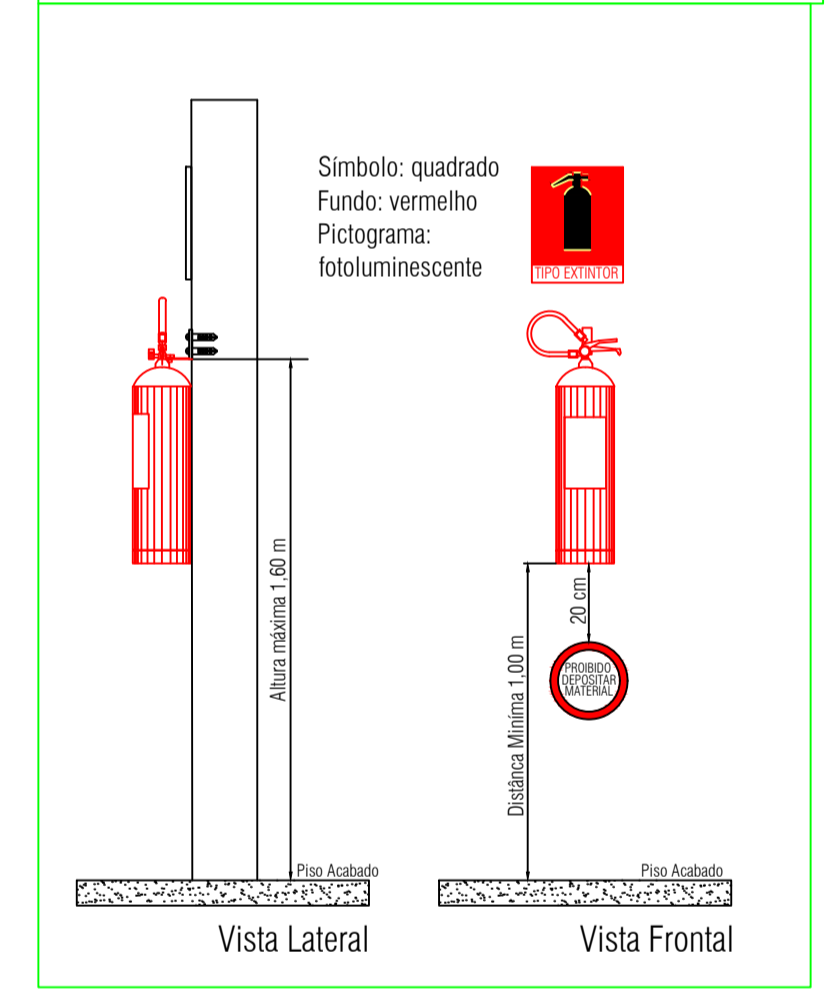




Prefeitura Municipal de Delta.
Estado de Minas Gerais.

Secretaria Municipal de Obras Públicas, Serviços Urbanos e Segurança Pública.



PROJETO PPCIP Folha (s):
01/01

Proprietário.: PREFEITURA MUNICIPAL DE DELTA
 Obra.: CENTRO DE ABASTECIMENTO FARMACÊUTICO
 Local.: RUA MANOEL ABADIA, 230 - CENTRO
 Cidade.: Delta - Minas Gerais - CEP 38.108-000
 CNPJ: 01.020.881/0001-75

<p>Situação Nacional:</p>  <p>MINAS GERAIS, BRASIL.</p> <p>Altitude.: 520,00 metros. Latitude.: 19° 58' 49" S. Longitude.: 47° 46' 20,73" W. Extensão.: 104,45 km2.</p>	<p>Conteúdo:</p> <p>PPCIP</p> <p>Prefeitura Municipal de Delta. Prefeito: MARCOS ROBERTO ESTEVAM CNPJ.: 01.020.881/0001-75 ADMINISTRAÇÃO 2021 a 2024</p> <p>Autor do Projeto:</p> <p>Eng. Civil RODRIGO NUNES RIBEIRO CREA-MG: 45.485/D Avenida Geraldo Rosa Pereira, 1080 - Centro Delta - Minas Gerais</p> <p>Responsável Técnico:</p> <p>Eng. Civil RODRIGO NUNES RIBEIRO CREA-MG: 45.485/D Avenida Geraldo Rosa Pereira, 1080 - Centro Delta - Minas Gerais</p>
---	---

Áreas:

QUADRO DE ÁREAS:
 - EDIFICAÇÃO TOTAL 156,52 m²

Aprovação da Prefeitura:

RODRIGO NUNES RIBEIRO:406315676

15

Assinado de forma digital por
RODRIGO NUNES RIBEIRO:40631567615
 Dados: 2022.10.31 22:28:00 -03'00'

Data da Revisão do Projeto.: setembro / 2022	Data da Execução do Projeto.:	Visto.:
---	-------------------------------	---------