


TANQUE SÉPTICO
PLANTA BAIXA - ESC. 1:50




TANQUE SÉPTICO
CORTE - ESC. 1:50




SUMIDOURO
PLANTA BAIXA - ESC. 1:50

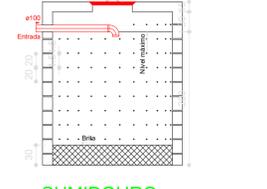

SUMIDOURO
CORTE - ESC. 1:50

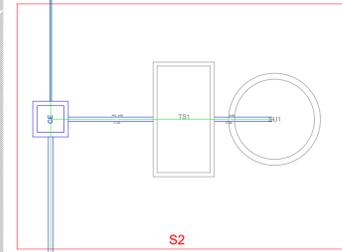

S2

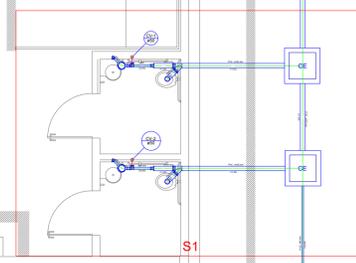


S1


| Lista de Materiais | |
|--|---------------------|
| Caixa de Passagem | |
| Caixa de inspeção esgoto simples | 3,00 |
| CE - Ø100 mm | |
| PVC - Escoimento | |
| Caixa sifonada | 2,00 |
| 100x100x80 | |
| Sifão de corpo p/ pia e lavatório | 2,00 |
| 1" x 1 1/2" | |
| Válvula p/ lavatório e tanque | 2,00 |
| 1" | |
| PVC - Esgoto | |
| Caixa 45 longa Amanco | |
| 45 mm | 6,00 |
| Curva 90 curta | 2,00 |
| 100 mm | |
| 45 mm | 4,00 |
| Junção 90 | 1,00 |
| 100 mm | |
| Junção 90 lateral p/ esgoto secundário | 4,00 |
| 45 mm - 1.1/2" | |
| Junção simples | 2,00 |
| 100 mm - 100 mm | |
| Redução excêntrica | 2,00 |
| 100 mm - 50 mm | |
| Tubo rígido c/ porta ba | 23,75 m |
| 100 mm - 4" | |
| 40 mm - 2" | 19,80 m |
| 50 mm - 2" | 1,02 m |
| 230x230 de 3/4 de metro | |
| Alça | 1,00 |
| Ferris | |
| Argamassa | 0,91 m ² |
| Argamassa | |
| Brita | 2,54 m ³ |
| 1/2" | |
| Tampa | 1,00 |
| Hemisféria | |
| Tipão | 208,00 |
| Muroço | 805,00 |
| PVC - Esgoto | |
| Junção 90 | 2,00 |
| 50 mm | |
| Terminal de ventilação | 2,00 |
| 50 mm | |
| Tubo rígido c/ porta ba | 5,92 m |
| 50 mm - 2" | |
| 18 unidades | |
| 50 mm - 50 mm | 2,00 |

| Legenda | |
|---------|-------------------------------|
| | Bebedouro |
| | Caixa Sifonada |
| | Caixa Inspeção Esgoto Simples |
| | Curva 45 longa Amanco |
| | Junção simples |
| | Lavatório de Uso Geral |
| | Ramais de Ventilação |
| | Redução excêntrica-superior |
| | Terminal de ventilação-columa |
| | Vaso Sanitário c/ curva 90° |

PROJETO SANITÁRIO TERREO
ESC.: 1/75

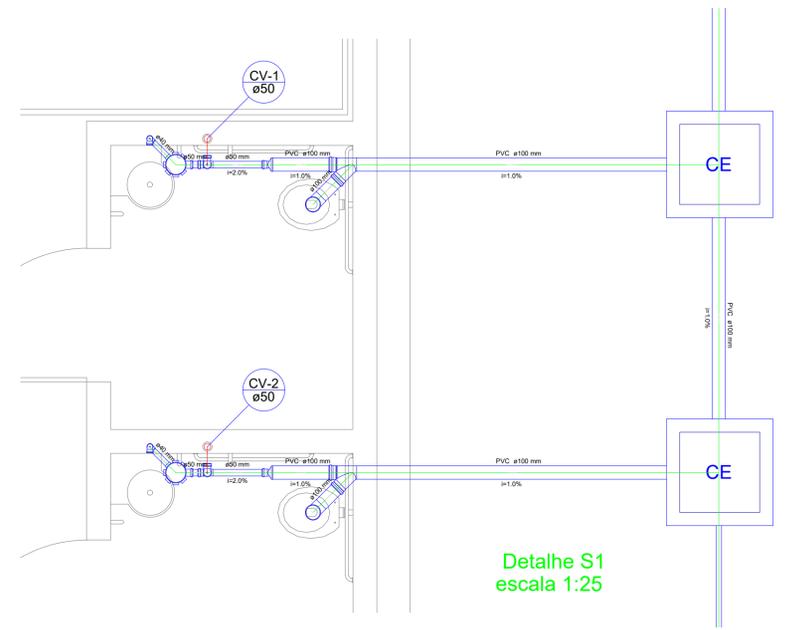

Detalhe S1
escala 1:25

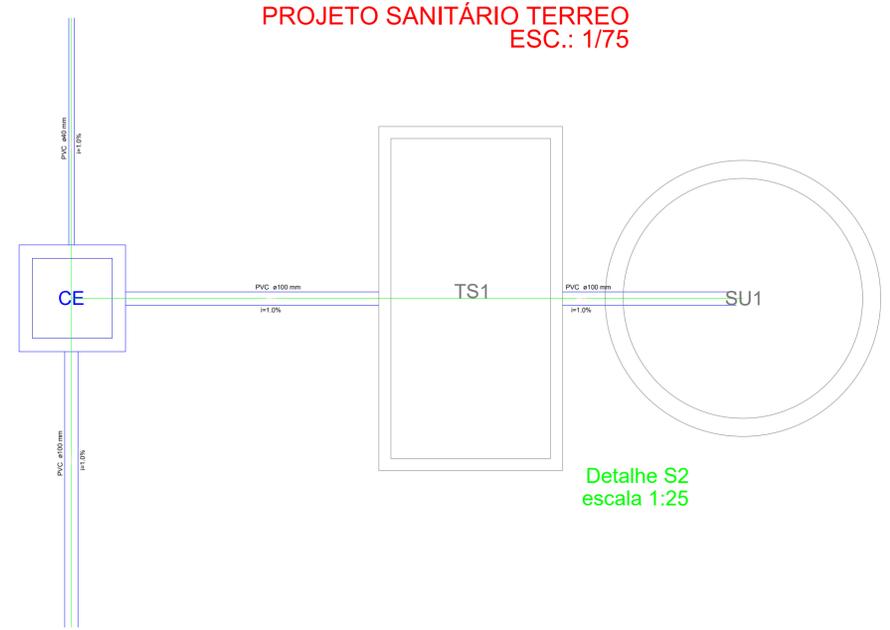

Detalhe S2
escala 1:25

PREFEITURA DE DELTA
Aqui começa Minas Gerais

PREFEITURA MUNICIPAL DE DELTA
SECRETARIA MUNICIPAL DE OBRAS
MUNICÍPIO DE DELTA/MG

QUADRA COBERTA

PROPRIETÁRIO: PREFEITURA MUNICIPAL DE DELTA
ENDEREÇO: RUA EZIO ROSA PEREIRA, Nº400 ESQUINA COM A AVENIDA ALTIVO BALBINO DE OLIVEIRA
MUNICÍPIO - UF: DELTA - MG

PROPRIETÁRIO: PREFEITURA MUNICIPAL DE DELTA
SECRETARIA MUNICIPAL DE OBRAS

RESP. TÉCNICO: HELIELTON GUMARAS DE PAULA
ARQUITETO E URBANISTA - CAU A 185182-9

AUTOR DO PROJETO: HELIELTON GUMARAS DE PAULA

Assinado de forma digital por HELIELTON GUMARAS DE PAULA. DN: PAULA.01603800220, O=PAULA.01603800220, CN=HELIELTON GUMARAS DE PAULA, c=BR, email=helielton.g@deltamg.gov.br, ou=PAULA.01603800220, ou=DELTA.01603800220, ou=MG, ou=BR, serial=225217-04907

DLFO: CREA
RA

OBSERVAÇÕES:

PLANTA BAIXA E DETALHES

QUADRA COBERTA
PROJETO HIDROSSANITÁRIO

| | | | | |
|-------------|--|--------------|---|------|
| COORDENAÇÃO | SECRETARIA MUNICIPAL DE OBRAS DO MUNICÍPIO DE DELTA/MG | ÁREAS: | TERRENO..... 1.335,60m ² CONSTRUÍDA..... 773,95m ² | HIDR |
| REVISÃO | INDICADA | PRANCHA | 02/02 | |
| FORMATO | A1 | DATA EMISSÃO | 24/05/2022 | |